
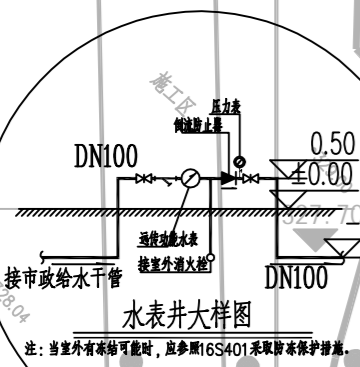


名称	图例	名称	图例
设计给水管		管径-管长	DN100-120m
室外消火栓		水表井	
推车式灭火器			

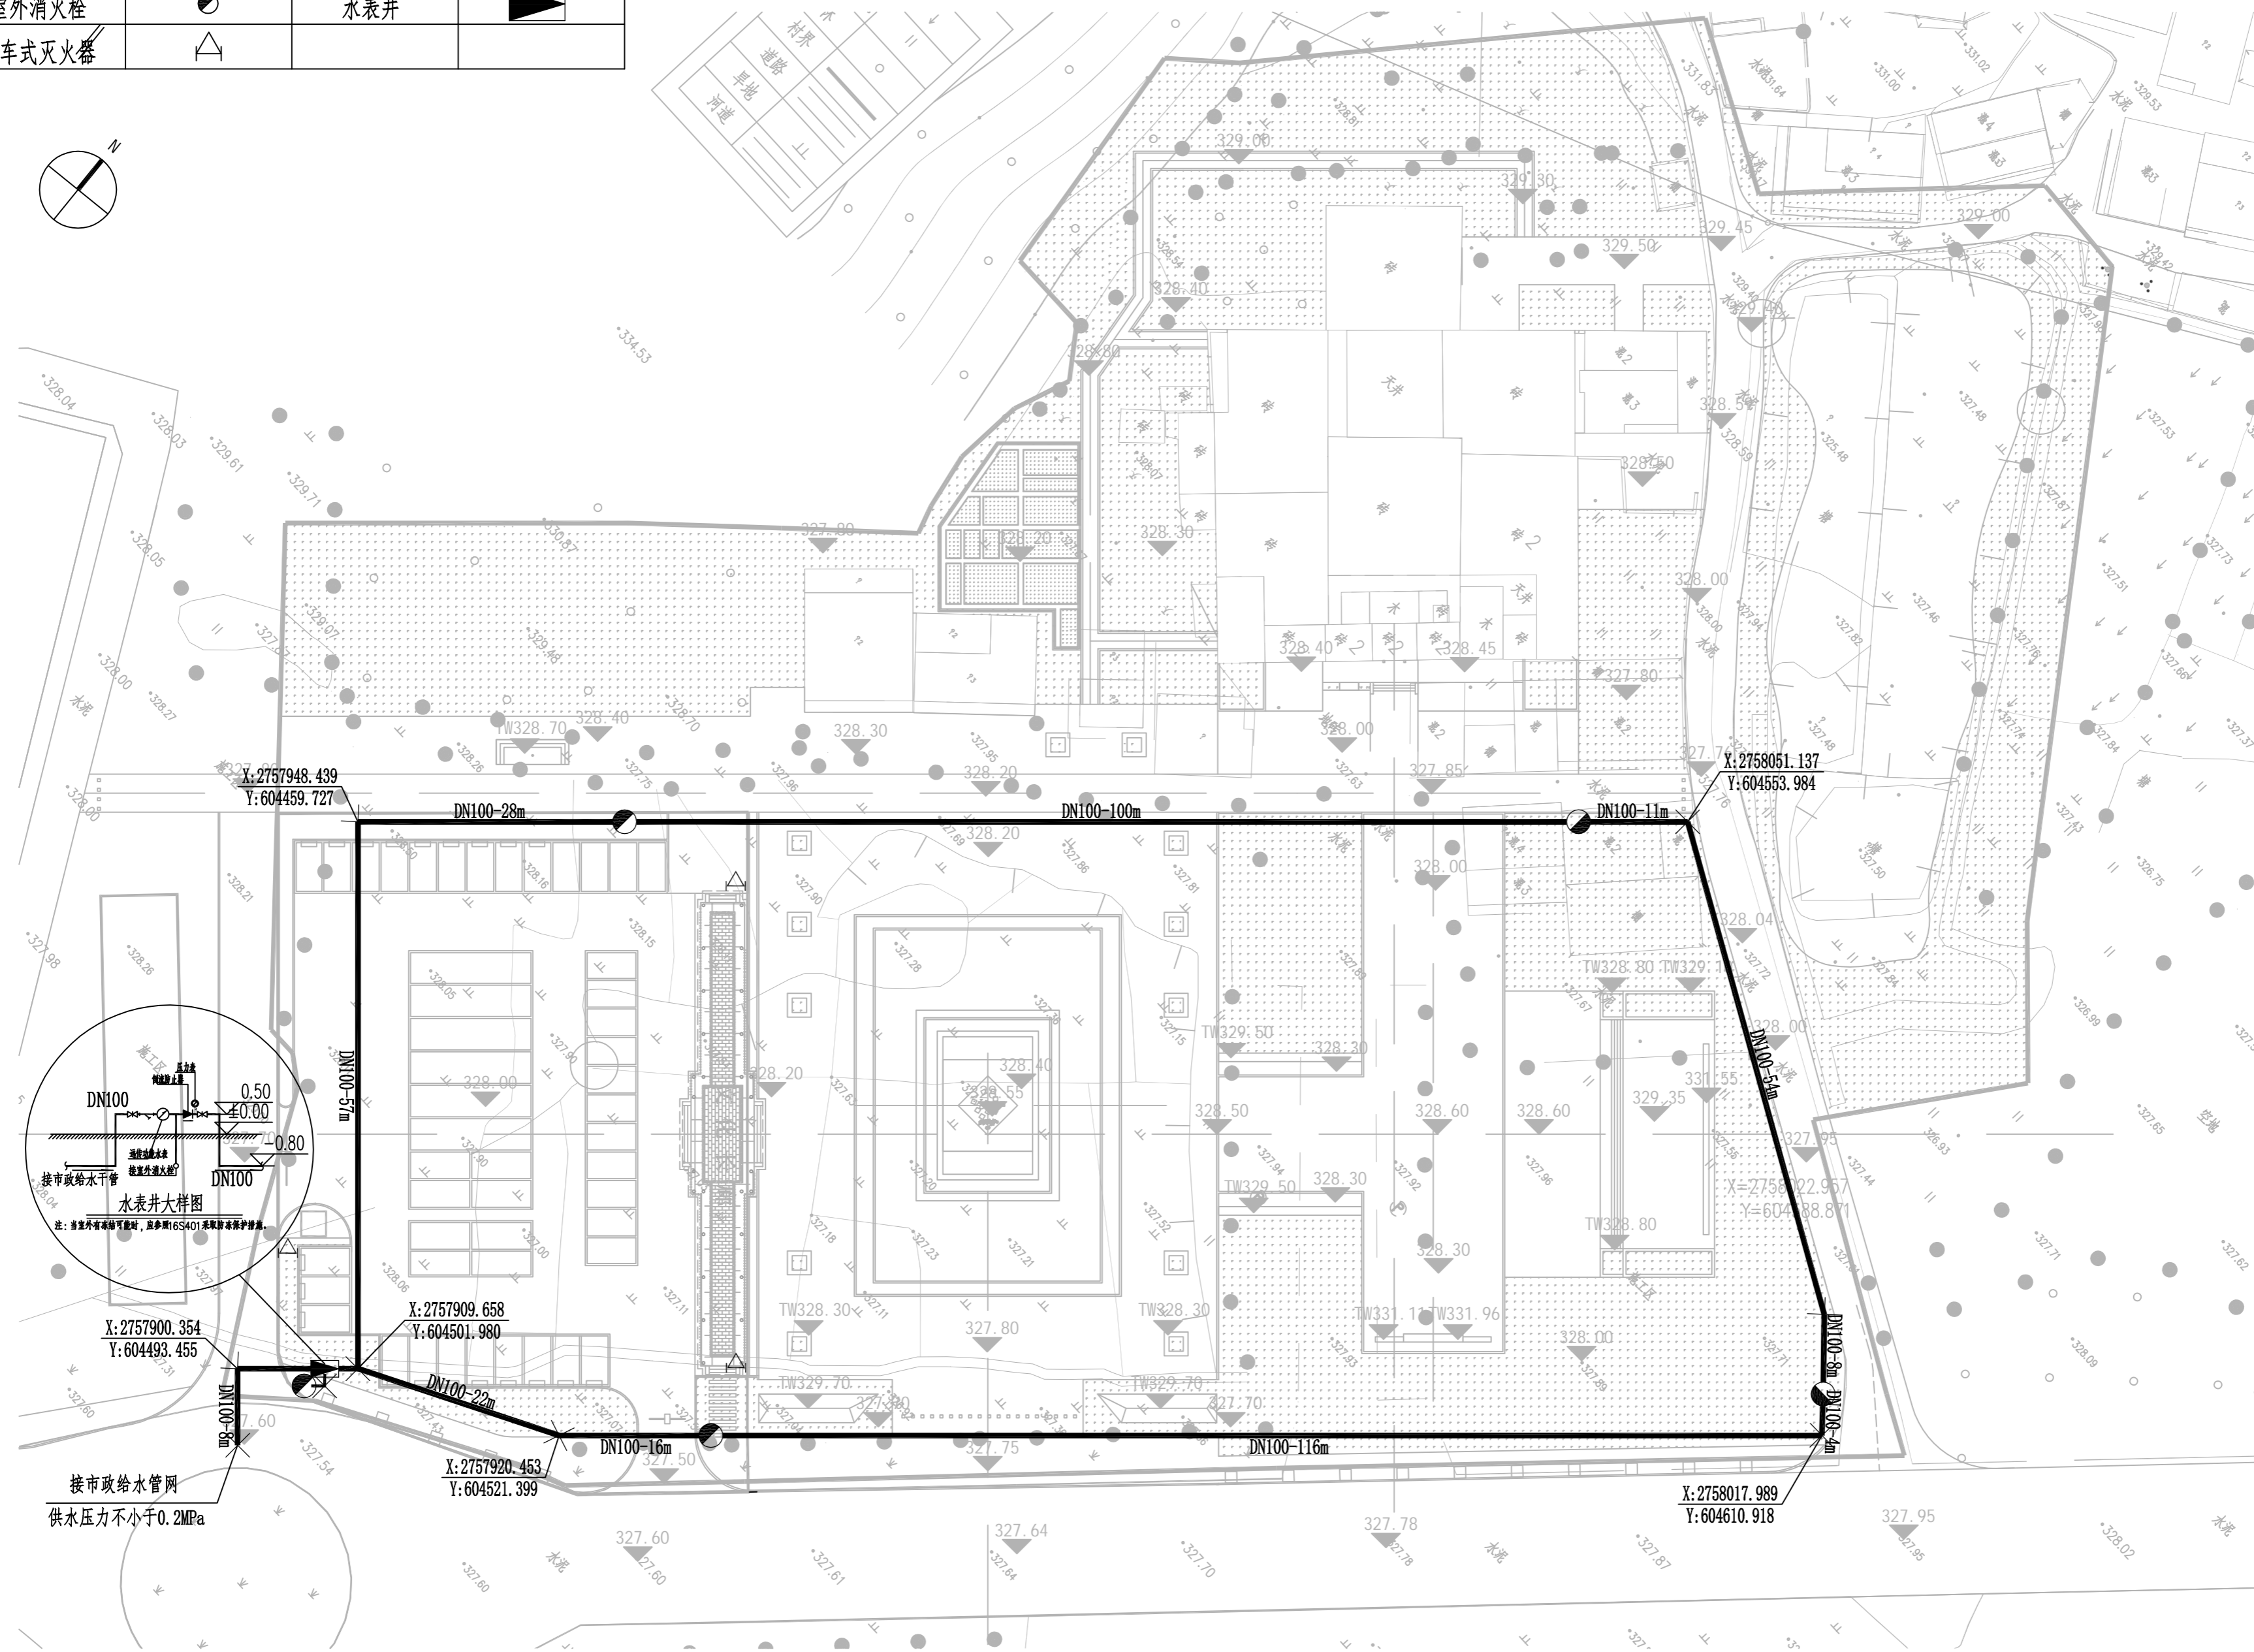

接市政给水管网
供水压力不小于0.2MPa

说明:
1. 暂按本设计图中位置接驳, 后续施工根据现场位置调整。

室外消防给水平面图 1:500

会 签 CONFIRMATION			
规划 PLANNING		电气 ELEC.	
建筑 ARCH.		暖通 A.C. & VENT.	
结构 STRUCT.		智能化 INTELLIGENT	
给排水 WATER S. & D.		园林 GARDEN	
建设单位 CLIENT			
江华瑶族自治县码市镇人民政府			
工程名称 PROJ. NAME			
江华县码市镇朝阳村红色美丽村庄 建设项目			
设计签字 SIGNATURE			
项目负责人 PRINCIPAL IN CHARGE	周庆锁		
专业负责人 DISCIPLINE RESPONSIBLE	李 栋		
设计 DESIGNED BY	张 舟		
制图 DRAWN BY	孟发科		
校核 CHECKED BY	李 栋		
审核 REVIEWED BY	刘朝伟		
审定 APPROVED BY	刘朝伟		
注册签章 REGISTRATION STAMP			
图纸名称 SHEET TITLE			
室外消防给水平面图			
设计号 PROJECT NO.	2022-1148		
专业 DESIGN SPECIALTY	给排水		
阶段 DESIGN STAGE	施工图设计		
图号 DESIGN NO.	03		
日期 DATE	2024.08		
出图签章 RELEASE STAMP			
长沙市规划设计院有限责任公司 CHANGSHA PLANNING & DESIGN INSTITUTE CO., LTD			
工程咨询单位资质证书		甲222021010965	
城乡规划编制资质证书		自资规甲字141180	
工程设计资质证书		A143001316	
质量管理体系认证证书		02314020302R8M-A	
版权所有, 不得复制, 套用或公开			