
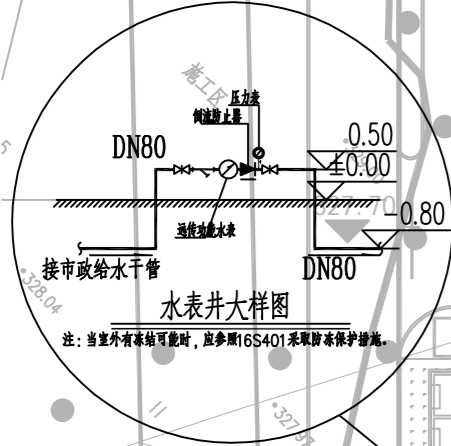


名称	图例	名称	图例
设计给水管	—X—X—	管径-管长	DN50-15m
快速取水器	⊙	DN50检修阀	⊗
水表井	▲		

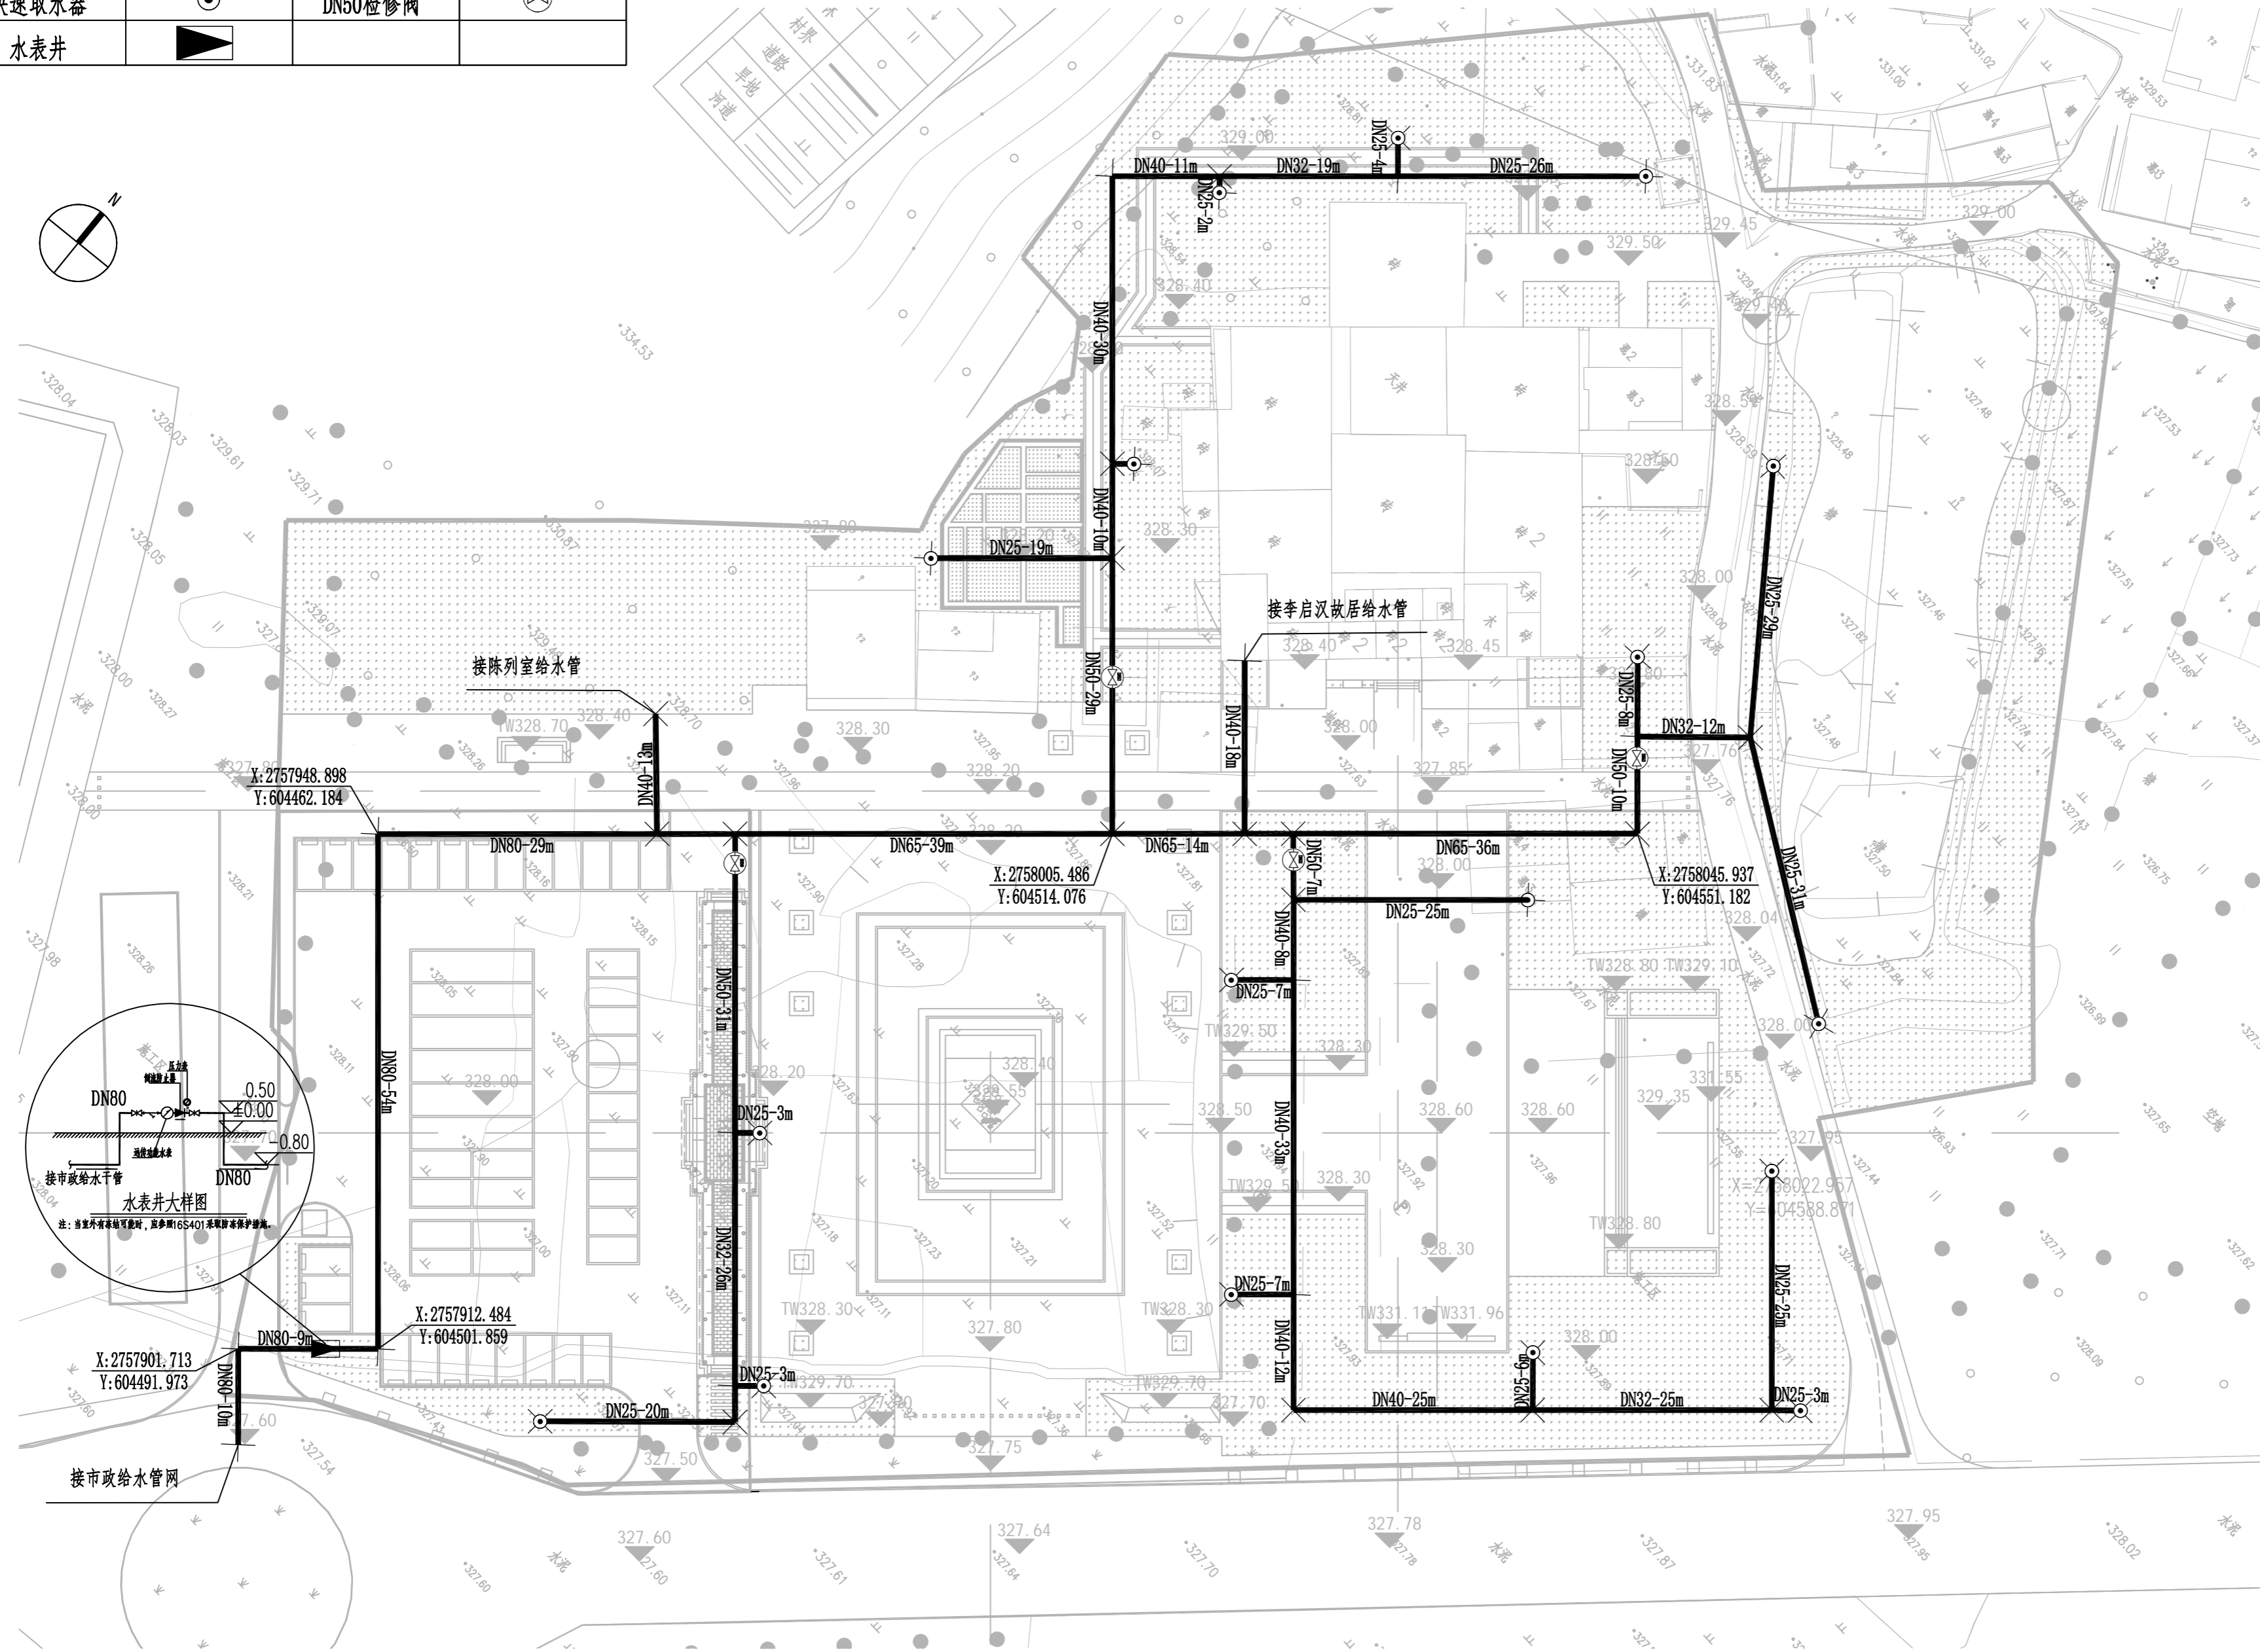

室外生活及绿化给水平面图 1:500

说明:
 1. 本设计用水主要为李启汉故居与陈列室(游客中心)生活用水与广场绿地景观用水。
 2. 暂按本设计图中位置接驳,后续施工根据现场位置调整。

会 签 CONFIRMATION			
规划 PLANNING		电气 ELEC.	
建筑 ARCH.		暖通 A.C. & VENT.	
结构 STRUCT.		智能化 INTELLIGENT	
给排水 WATER S. & D.		园林 GARDEN	

建设单位
CLIENT

江华瑶族自治县码市镇人民政府

工程名称
PROJ. NAME

江华县码市镇朝阳村红色美丽村庄
建设项目

设计签字
SIGNATURE

项目负责人 PRINCIPAL IN CHARGE	周庆锁	
专业负责人 DISCIPLINE RESPONSIBLE	雷 稳	
设计 DESIGNED BY	孟发科	
制图 DRAWN BY	孟发科	
校核 CHECKED BY	雷 稳	
审核 REVIEWED BY	樊亮亮	
审定 APPROVED BY	樊亮亮	

注册签章
REGISTRATION STAMP

图纸名称
SHEET TITLE

室外生活及绿化给水平面图

设计号 PROJECT NO.	2022-1148
专业 DESIGN SPECIALTY	给排水
阶段 DESIGN STAGE	施工图设计
图号 DESIGN NO.	04
日期 DATE	2024.08

出图签章
RELEASE STAMP

长沙市规划设计院有限责任公司
 CHANGSHA PLANNING & DESIGN INSTITUTE CO., LTD
 工程咨询单位资质证书 甲222021010965
 城乡规划编制资质证书 自资规甲字141180
 工程设计资质证书 A143001316
 质量管理体系认证证书 02314020302R8M-A

版权所有,不得复制,套用或公开