


图例	名称	图例	名称
	雨水管		污水管
	矩形溢流式雨水口		圆形溢流式雨水口
	生态植草沟		雨水口
	井编号		水流方向
	设计地面标高		管径-管长-坡度
	设计管内底标高		

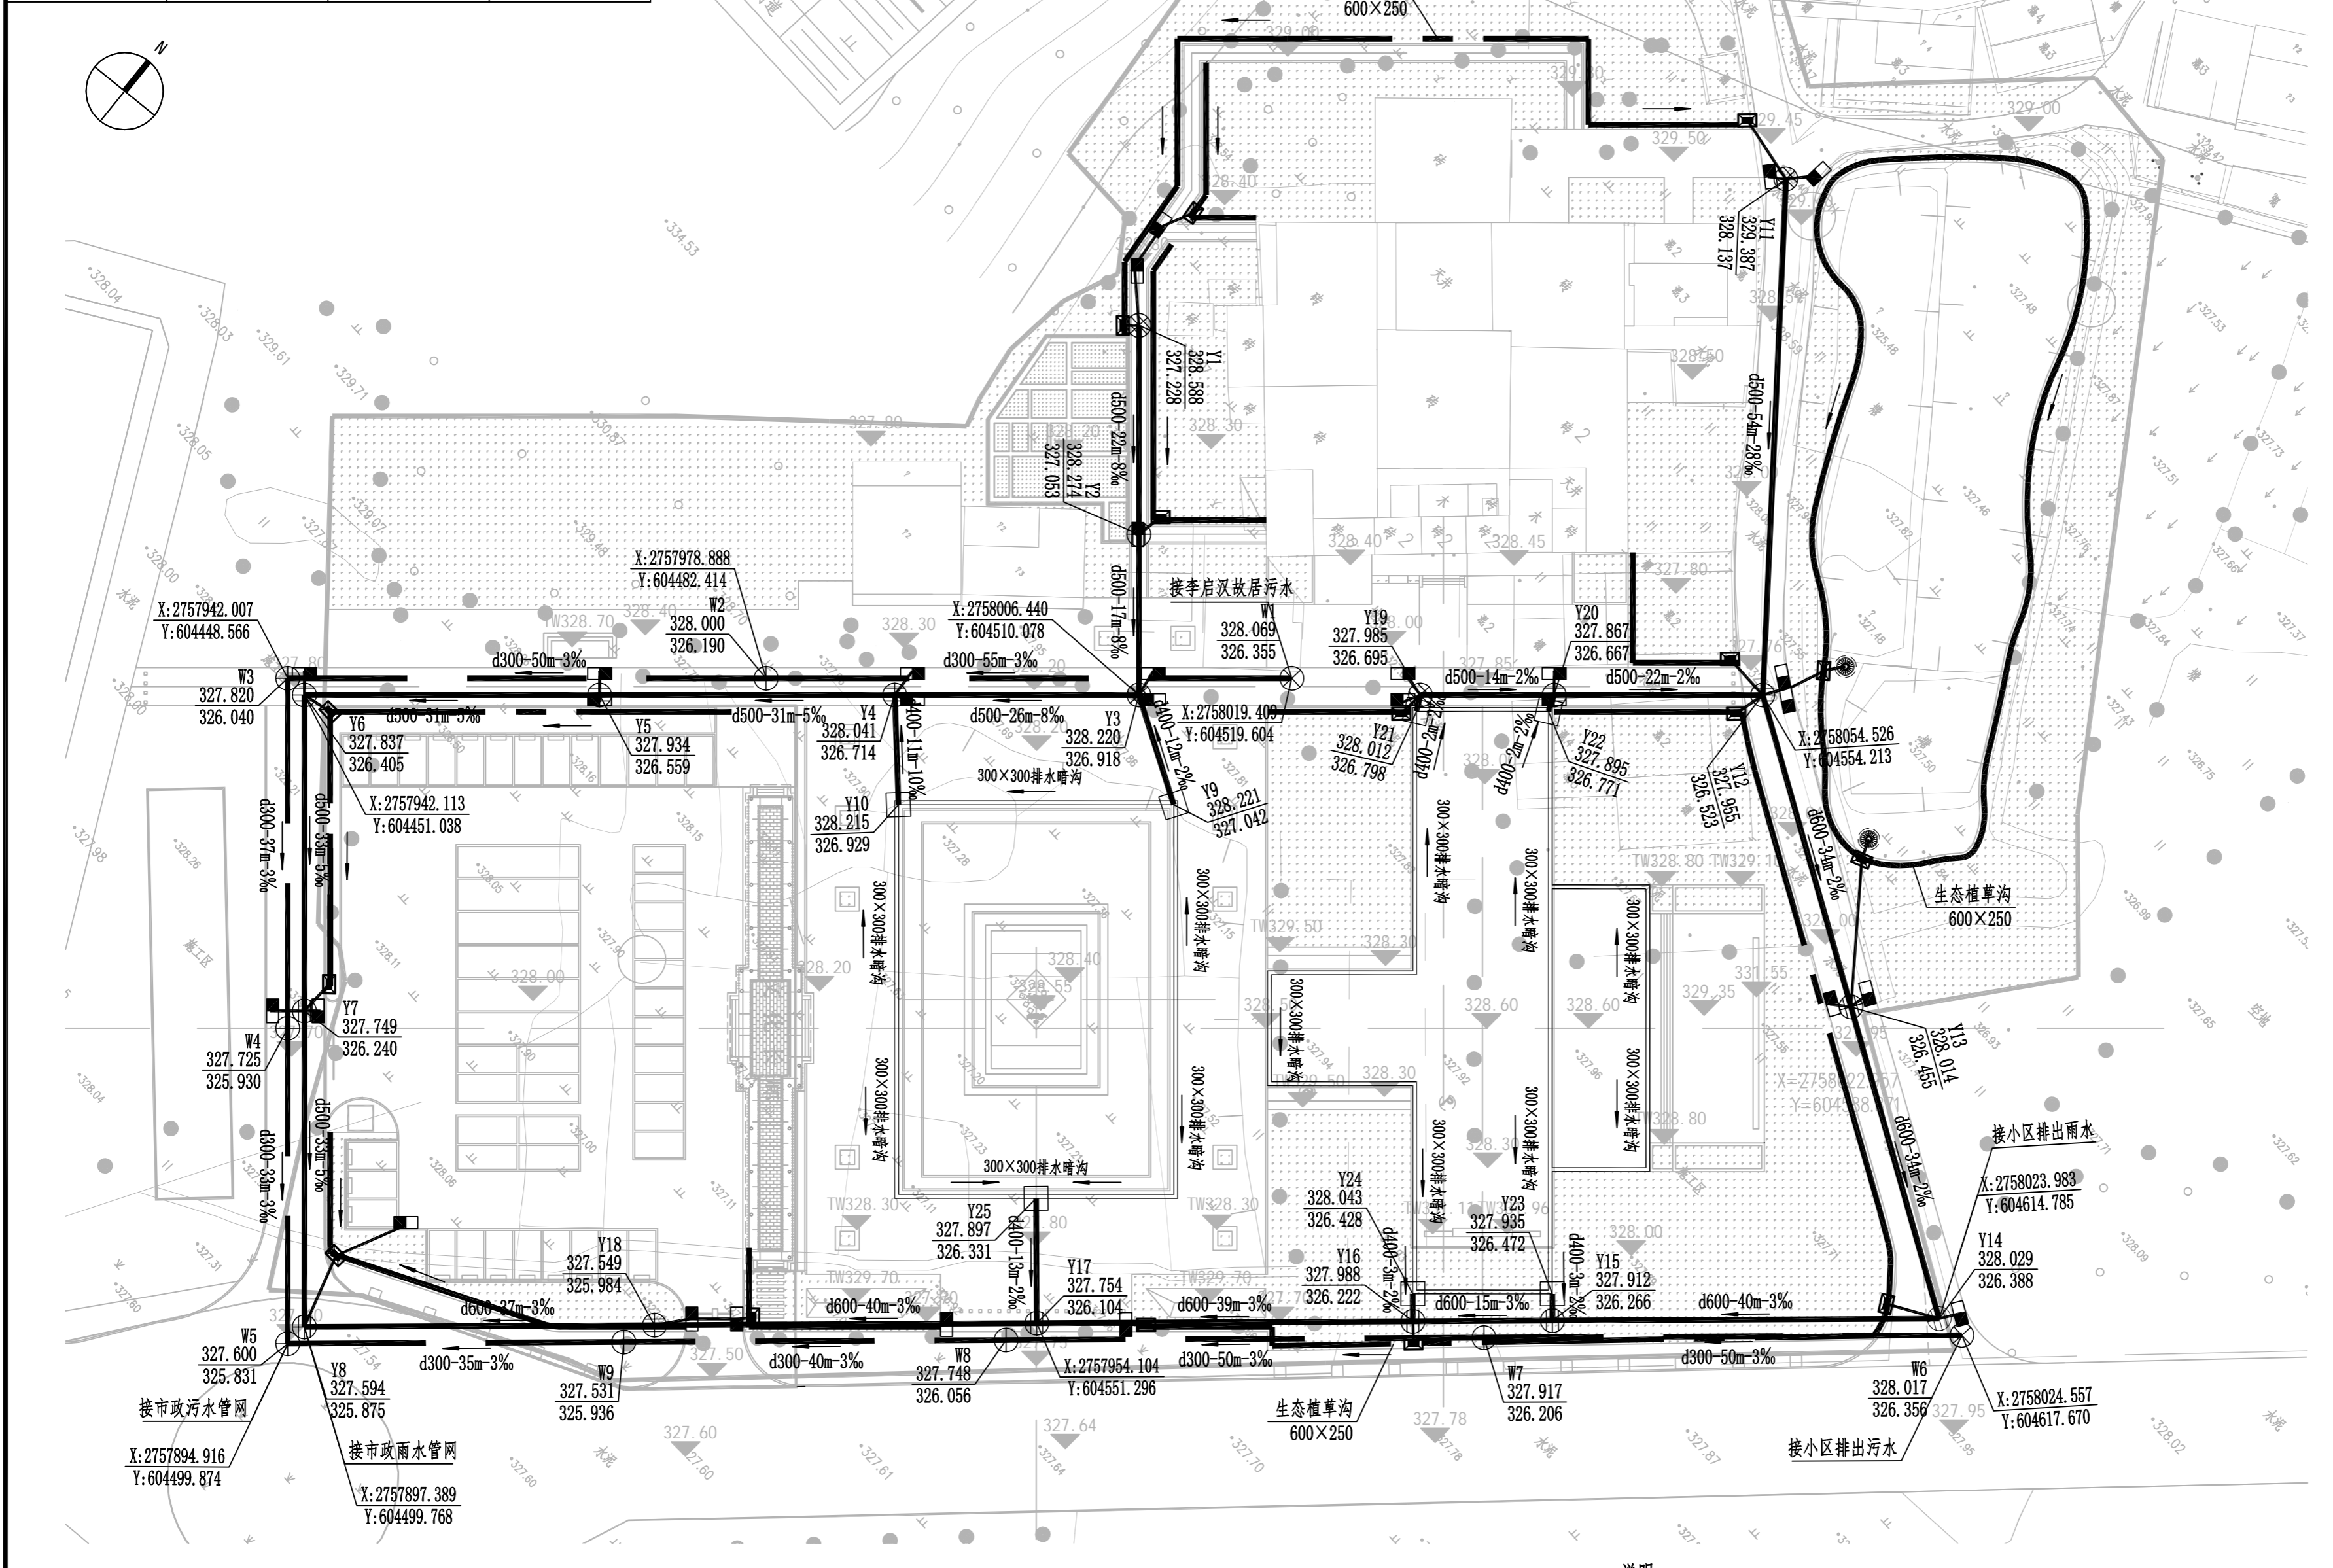

室外排水平面图 1:500

说明:
 1. 本设计污水考虑为李启汉故居、陈列室(游客中心)与安置区预留, 后续污水收集后就接入市政污水管网。
 2. 雨水检查井Y9、Y10、Y21、Y22、Y23、Y24、Y25为700x700砖砌方井。

会 签 CONFIRMATION			
规划 PLANNING	电气 ELEC.		
建筑 ARCH.	暖通 A.C. & VENT.		
结构 STRUCT.	智能化 INTELLIGENT		
给排水 WATER S. & D.	园林 GARDEN		

建设单位
CLIENT

江华瑶族自治县码市镇人民政府

工程名称
PROJ. NAME

江华县码市镇朝阳村红色美丽村庄
建设项目

设计签字
SIGNATURE

项目负责人 PRINCIPAL IN CHARGE	周庆锁	
专业负责人 DISCIPLINE RESPONSIBLE	雷 稳	
设计 DESIGNED BY	孟发科	
制图 DRAWN BY	孟发科	
校核 CHECKED BY	雷 稳	
审核 REVIEWED BY	樊亮亮	
审定 APPROVED BY	樊亮亮	

注册签章
REGISTRATION STAMP

图纸名称
SHEET TITLE
室外排水平面图

设计号 PROJECT NO.	2022-1148
专业 DESIGN SPECIALTY	给排水
阶段 DESIGN STAGE	施工图设计
图号 DESIGN NO.	05
日期 DATE	2024.08

出图签章
RELEASE STAMP

长沙市规划设计院有限责任公司
 CHANGSHA PLANNING & DESIGN INSTITUTE CO., LTD
 工程咨询单位资质证书 甲222021010965
 城乡规划编制资质证书 自资规甲字141180
 工程设计资质证书 A143001316
 质量管理体系认证证书 02314020302R8M-A

版权所有, 不得复制, 套用或公开