


管道基础及回填土要求（一）

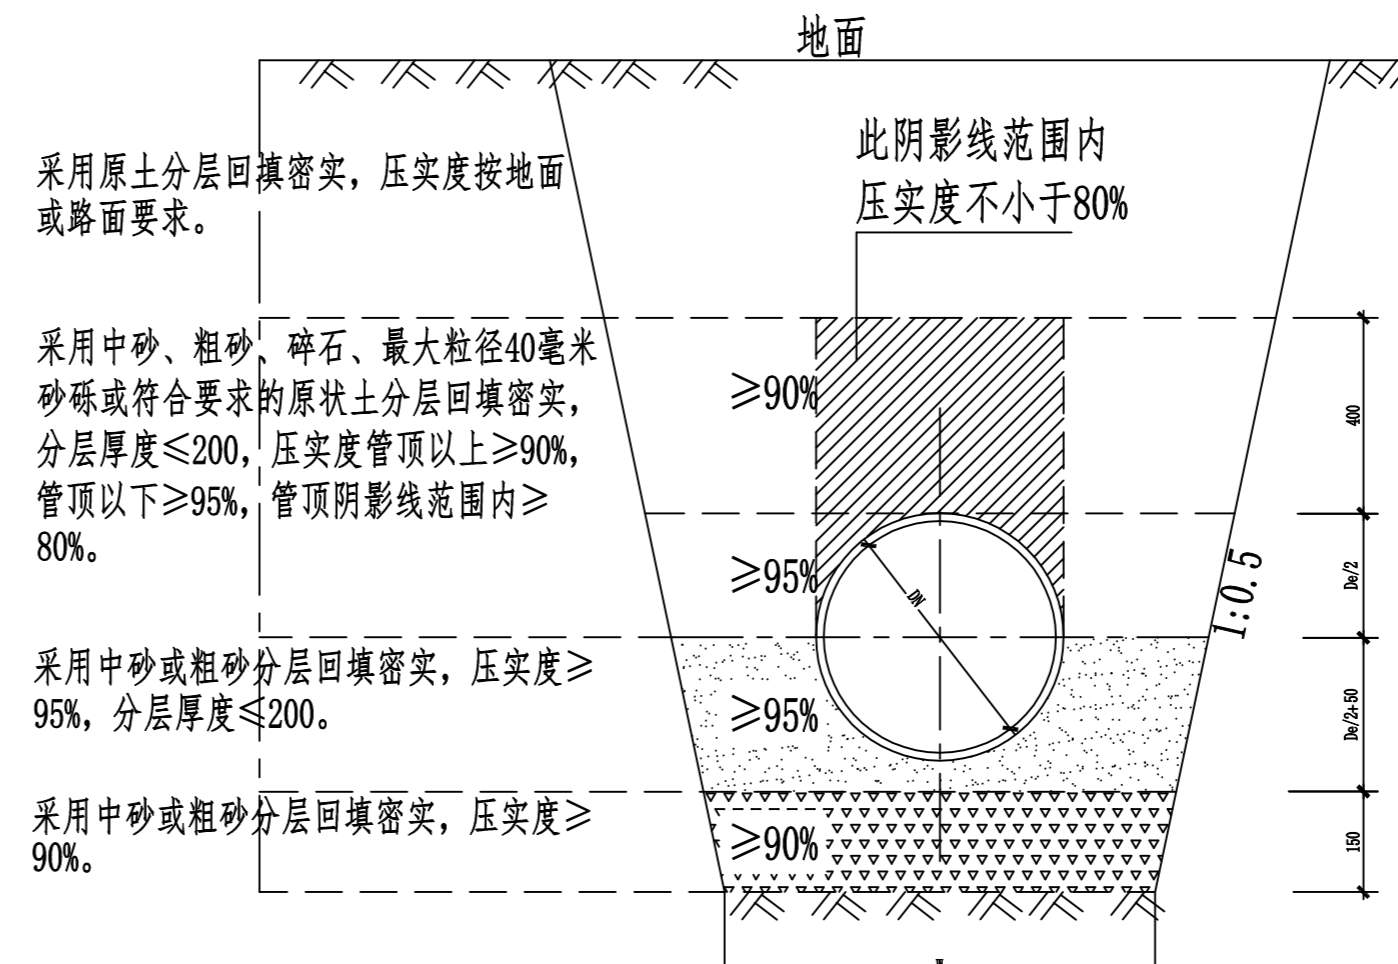

管道基础及回填土要求（二）

公称直径 DN	近似外径 De	管沟底宽 W	DN/2
100	110	300	50
150	160	380	75
200	222	500	100
300	326	750	150
400	429	1000	200

说明：

- 1、本图适用于管顶覆土0.7~2.0米的所有给水管材。
- 2、管道基础采用砂垫层基础，对一般的地质地段，按本图管道基础及回填要求（一）施工；对软土地基，宜按本图管道基础及回填土要求（二）施工。
- 3、对于极差地基土及湿陷性黄土、膨胀土、永冻土地区应符合国家现行有关标准的规定考虑进行地基加固处理。
- 4、管沟开挖如需放坡支撑按《给水排水管道施工及验收规范》有关标准的规定执行。

会 签 CONFIRMATION			
规划 PLANNING		电气 ELEC.	
建筑 ARCH.		暖通 A.C. & VENT.	
结构 STRUCT.		智能化 INTELLIGENT	
给排水 WATER S. & D.		园林 GARDEN	
建设单位 CLIENT			
江华瑶族自治县码市镇人民政府			
工程名称 PROJ. NAME			
江华县码市镇朝阳村红色美丽村庄 建设项目			
设计签字 SIGNATURE			
项目负责人 PRINCIPAL IN CHARGE	周庆锁		
专业负责人 DISCIPLINE RESPONSIBLE	雷 稳		
设计 DESIGNED BY	孟发科		
制图 DRAWN BY	孟发科		
校核 CHECKED BY	雷 稳		
审核 REVIEWED BY	樊亮亮		
审定 APPROVED BY	樊亮亮		
注册签章 REGISTRATION STAMP			
图纸名称 SHEET TITLE			
给水管道沟槽开挖与回填图			
设计号 PROJECT NO.	2022-1148		
专业 DESIGN SPECIALTY	给排水		
阶段 DESIGN STAGE	施工图设计		
图号 DESIGN NO.	07		
日期 DATE	2024.08		
出图签章 RELEASE STAMP			
长沙市规划设计院有限责任公司 CHANGSHA PLANNING & DESIGN INSTITUTE CO., LTD			
工程咨询单位资质证书 甲222021010965			
城乡规划编制资质证书 自资规甲字141180			
工程设计资质证书 A143001316			
质量管理体系认证证书 02314020302R8M-A			
版权所有，不得复制，套用或公开			